




PIANTA PIANO TERRA

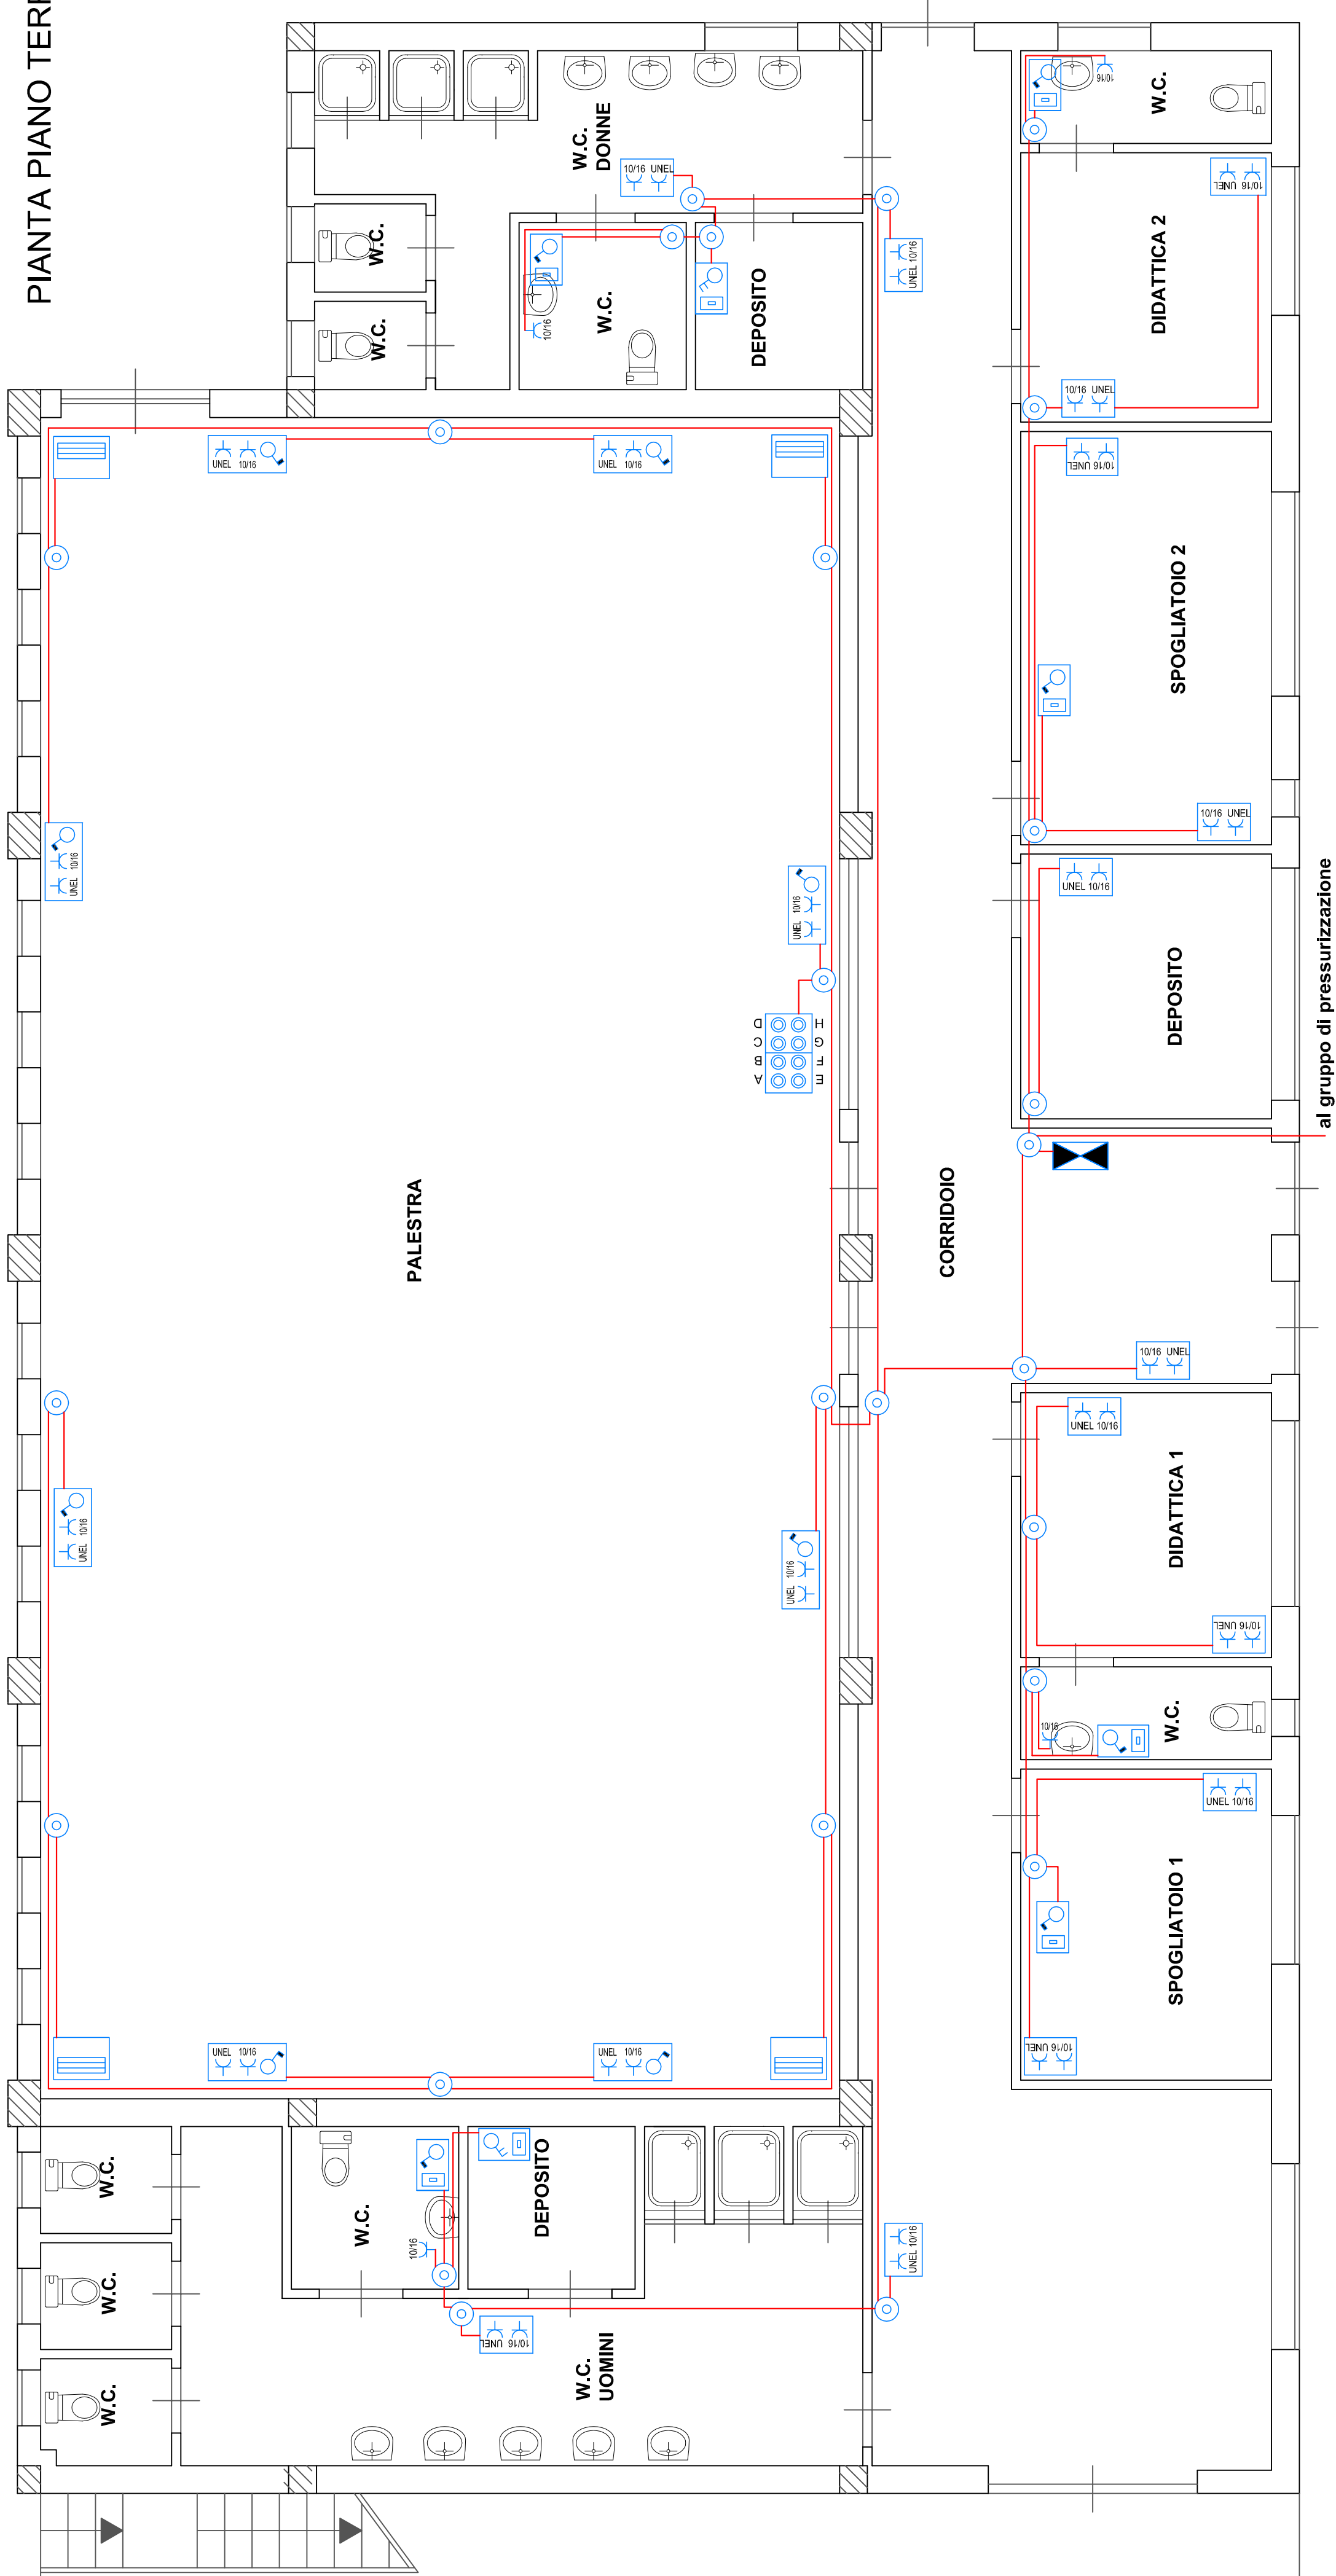

PIANTA PRIMO PIANO

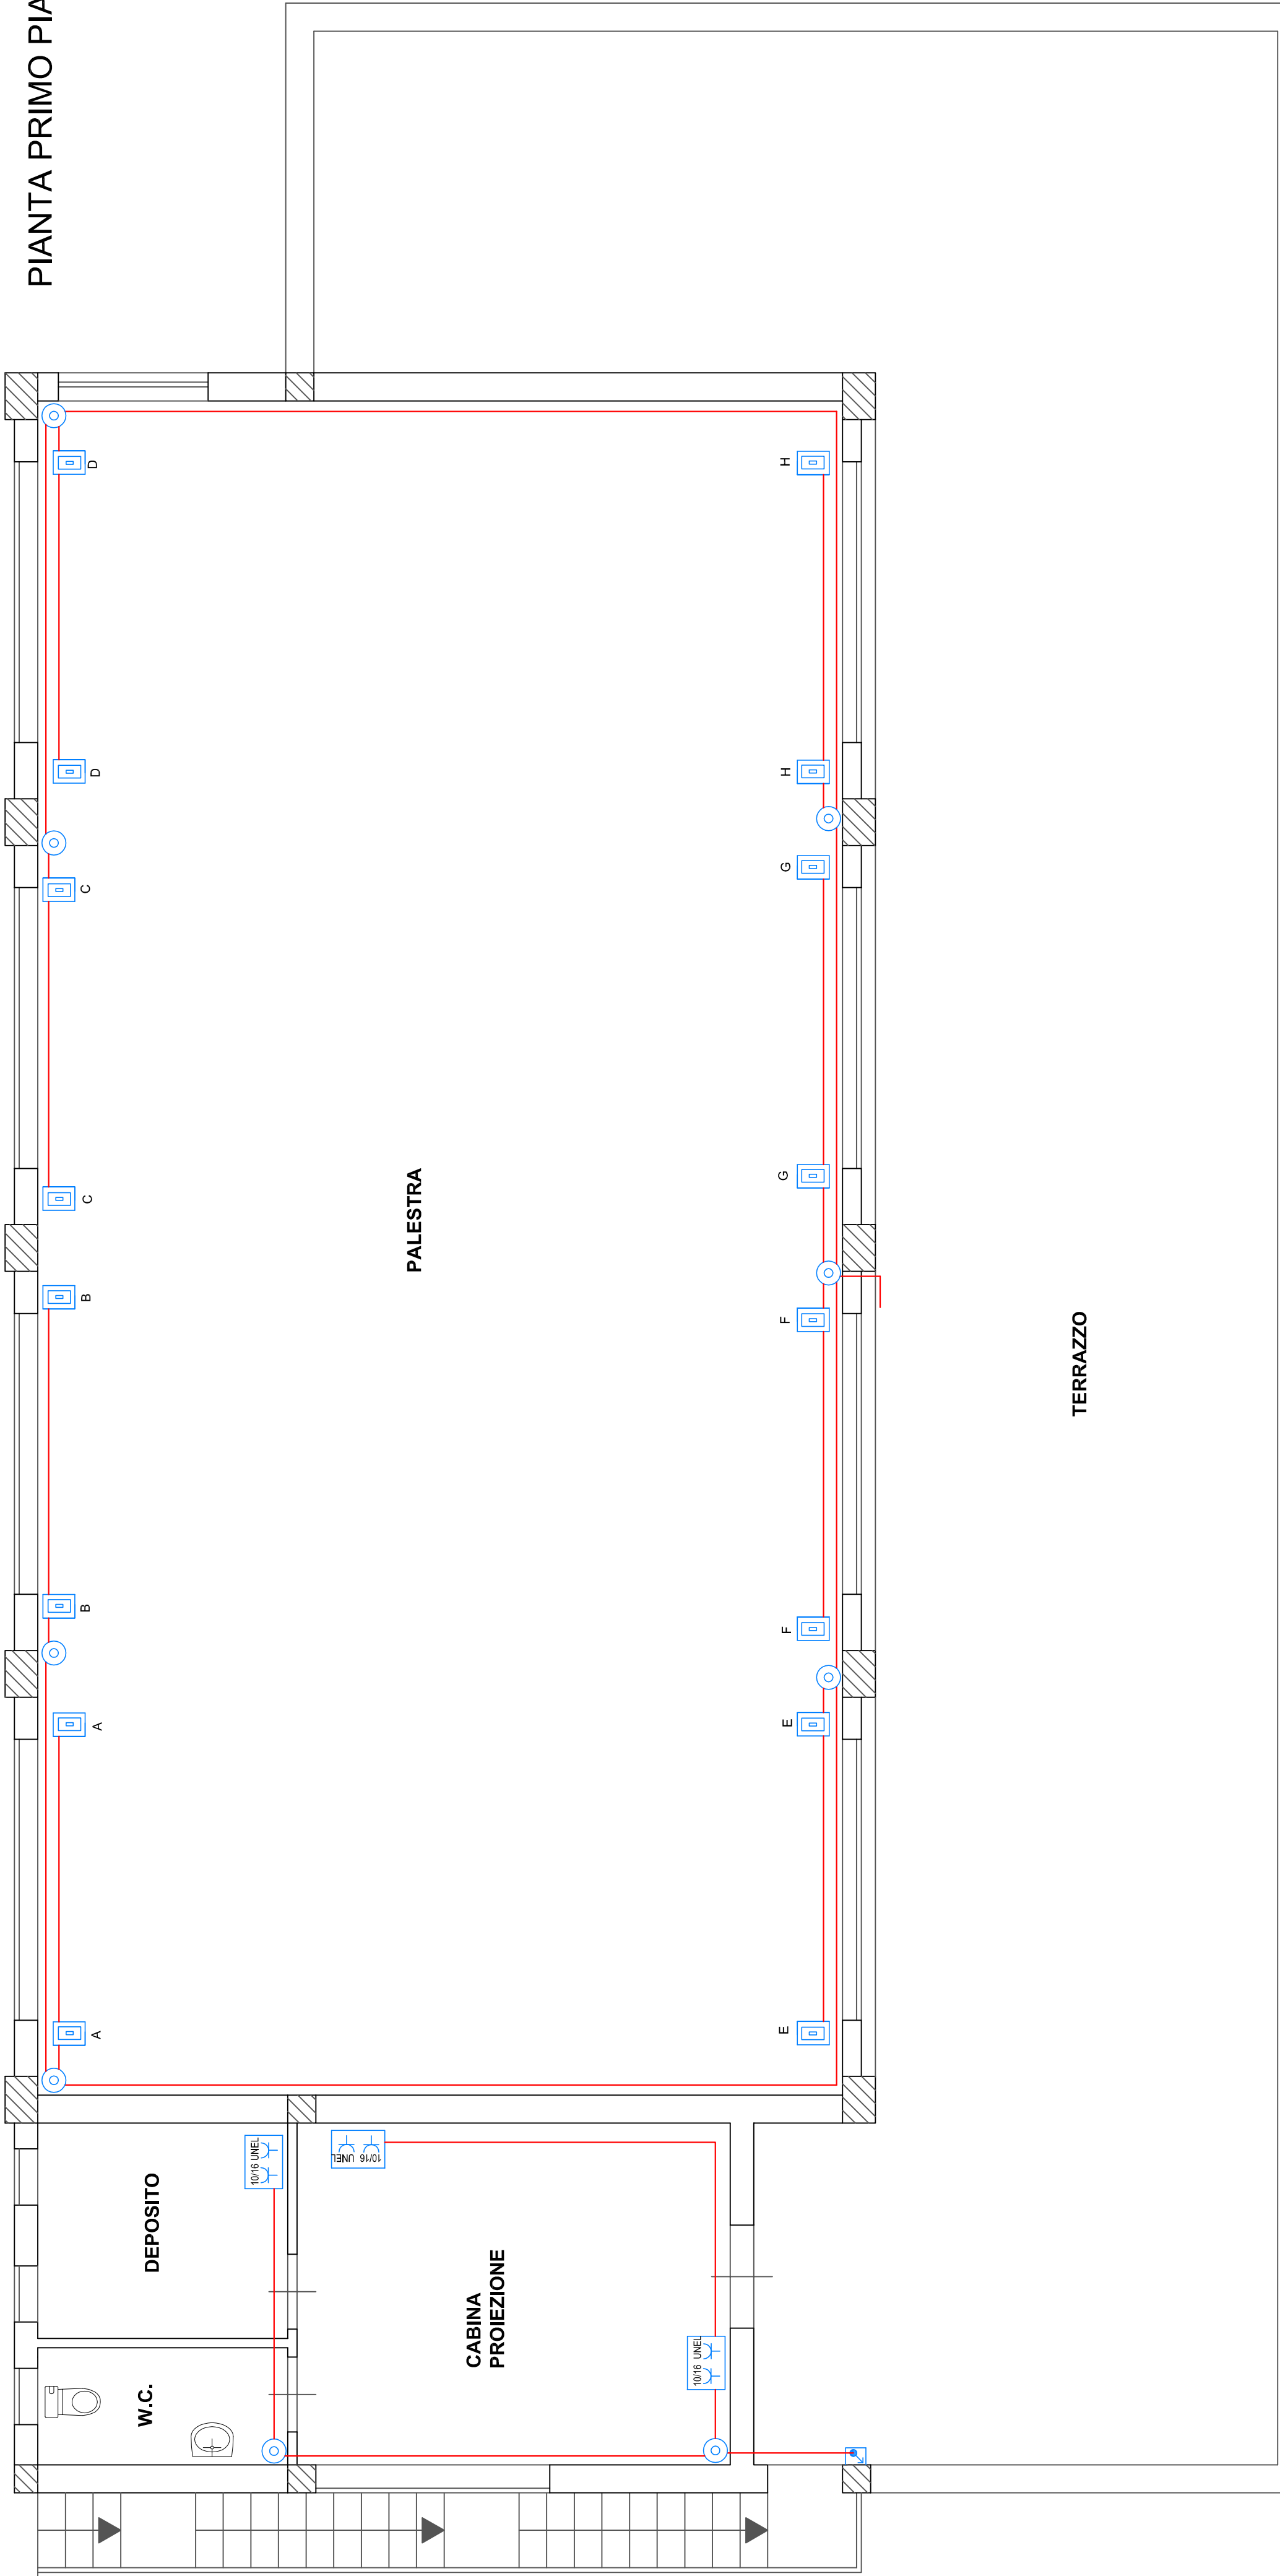

| LEGENDA: |                                                  |
|----------|--------------------------------------------------|
|          | QUADRO ELETTRICO                                 |
|          | SCATOLA DI DERIVAZIONE                           |
|          | LINEA ELETTRICA SOTTOTRACCIA                     |
|          | PRESA BIPASSO 2P+T 10/16 A                       |
|          | PRESA BIPASSO 2P+T 10/16 A PER PRESE SCHUKO      |
|          | INTERRUTTORE MAGNETO TERMICO AUTOMATICO 1P+N 10A |
|          | INTERRUTTORE BIPOLARE                            |
|          | FALSO POLO CON USCITA SEMPLICE Ø9.5 mm           |
|          | TERMOCAVETTO                                     |

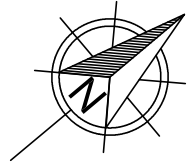

SCALA 1:50



REGIONE SICILIANA  
COMUNE DI VALLELUNGA PRATAMENO  
Provincia di Caltanissetta

"Adeguamento palestra edificio scolastico  
S. Quasimodo alle vigenti disposizioni in materia  
di sicurezza e igiene del lavoro  
ed abbattimento delle barriere architettoniche"

PROGETTO ESECUTIVO

(D. Lgs. 163/2006, art.93 - D.P.R. 207/2010, art.33 e segg. - L.R. 12/2011)

| ELABORATO N.                                                              | OGGETTO                               |                                                              | SCALA |
|---------------------------------------------------------------------------|---------------------------------------|--------------------------------------------------------------|-------|
|                                                                           | B                                     | ELABORATI GRAFICI                                            | 1:50  |
| B.4                                                                       | IMPIANTI ELETTRICI ED ILLUMINOTECNICI |                                                              | DATA  |
| B.4.C                                                                     | IMPIANTO FORZA ELETTRIMOTRICE         |                                                              |       |
| PROGETTISTA<br>UFFICIO TECNICO COMUNALE<br>(Arch. Antonio Francesco Lupo) |                                       | RESPONSABILE UNICO DEL PROCEDIMENTO<br>(Geom. Enrico Geraci) |       |